





Bouwnummer: A.09
Type: Rubia - D

Plattegrond

De positie en het aantal lamellen op het balkon verspringen per verdieping.
Zie overzichtstekening voor de exacte positie per bouwnummer

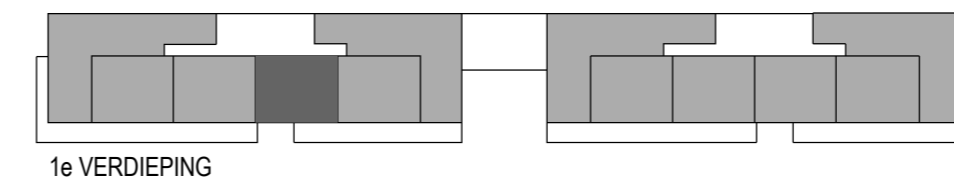

1e VERDIEPING

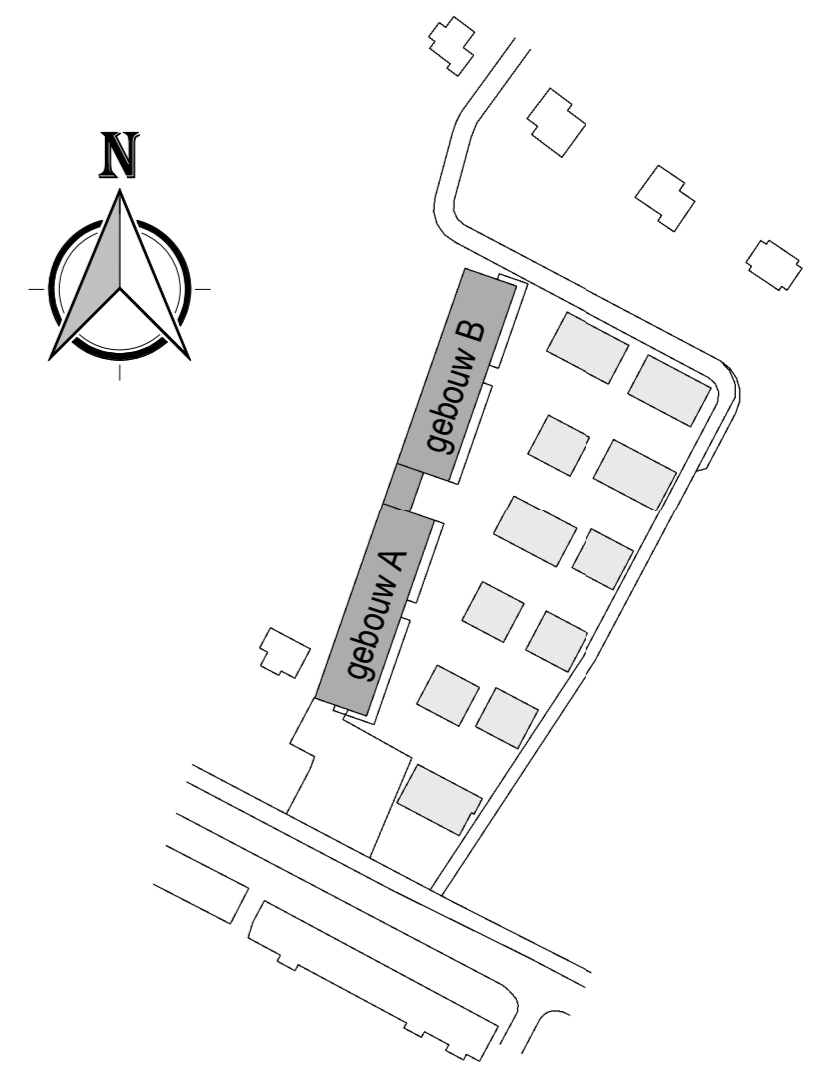

Renvooi Elektrische Installatie (NEN1010) / Ventilatie Installatie

| HOOGTE | SYMBOOL | OMSCHRIJVING | AFKORTING | OMSCHRIJVING |
|--------|---------|---------------------------------------|-----------|----------------------------|
| 300+ | —○ | AANSLUITPUNT, NIET BEDRAAD | GAP | CENTRAAL AARDPUNT |
| n.l.b. | —○ | LICHTPUNT ZONDER ARMATUUR | LP | LICHTPUNT |
| 2200+ | —○ | WANDARMATUUR TYPE ALICJA | WM | WASMACHINE |
| 2200+ | —○ | WANDARMATUUR MET NOODVOORZIENING | WD | WASDROGER |
| | —○ | PLAFONDARMATUUR | CV | COLLECTIEVE VERWARMING |
| | —○ | PLAFONDARMATUUR MET NOODVOORZIENING | LL | LOZE LEIDING |
| | —○ | BEL | TH | THERMOSTAAT |
| | —○ | CENTRAALDOOS MET LICHTPUNT | CO2 | CO2 SENSOR |
| 1200+ | —○ | BEL DRUKKER | RM | ROOKMELDER |
| | —○ | ROOKMELDER | ER | ELEKTRISCHE RADIATOR |
| 1050+ | —○ | ENKELPOLIGE SCHAKELAAR | VVV | VLOERVERWARMINGSVERDELER |
| 1050+ | —○ | SERIE SCHAKELAAR | MV | MECHANISCHE VENTILATIE |
| 1050+ | —○ | WISSEL SCHAKELAAR | ER | ELEKTRISCHE RADIATOR |
| 1050+ | —○ | KRUIS SCHAKELAAR | RF | RADIO FREQUENT (DRAADLOOS) |
| 1050+ | —○ | VERDELER ELEKTRA | BM | INTERNE BEWEGINGSMELDER |
| 1050+ | —○ | AARDMAT | KL | KLOK, GESCHAKELD VIA KLOK |
| VLOER | —○ | DUBBELVOUDIGE WANDCONTACTDOOS | VLD | VRIJLOOPDRANGER |
| 300+ | —○ | ENKELVOUDIGE WANDCONTACTDOOS | IC | INTERCOM |
| n.l.b. | —○ | DUBBELVOUDIGE WANDCONTACTDOOS, OPBOUW | | |
| 300+ | —○ | DATA AANSLUITING | | |
| n.l.b. | —○ | CENTRAAL AARDPUNT | | |
| 1500+ | —○ | 3-STANDENSCHAKELAAR | | |
| | —○ | AANSLUITING BRANDKLEP | | |
| | —○ | VLOERVERDELER | | |
| | —○ | VERDELER WARM WATER | | |
| | —○ | ELEKTRISCHE RADIATOR | | |
| | —○ | WONING TOEGANG | | |
| | —○ | RUIMTE VOORZIEN VAN VLOERVERWARMING | | |
| | —○ | HEMELWATERAFVOER | | |
| | —○ | MECHANISCHE VENTILATIE TOEVOER | | |
| | —○ | MECHANISCHE VENTILATIE AFVOER | | |

Alle maten op de tekening zijn in millimeters tenzij anders aangegeven.
Alle maten op de tekening zijn circa-maten en niet geschikt voor opdrachten aan derden.
De keukeninrichting en opstelplaats van de wasmachine en wasdroger die op de tekening zijn aangegeven dienen uitsluitend ter oriëntatie.
De positie van de op tekening aangegeven schakelaars, aansluitpunten en wand- en plafondlichtpunten zijn indicatief.
De op tekening aangegeven installaties zoals PV-panelen, radiatoren, convectoren en mv-punten zijn indicatief, afmeting, locatie en de aantallen volgen nadere opgave van de installateur.



| Kops Kwartier - 41 nieuwbouw appartementen te Nijmegen | | |
|--|---|--|
| Bouwnummer: A.09 | Woningtype: Rubia - D Kopersbegeleider: nader te bepalen | Wijzigingsdatum: Datum verkoopstukken: 01-09-2022 Schaal: 1 : 50 |